


OZNACZENIA URZĄZEŃ WENTYLACJI

- WNW Wentylator nawiewny (w przedsiionku) w przestrzeni międzysufitowej
- W1 Wentylator wywiewny (w przedsiionku) w przestrzeni międzysufitowej
- W2 Wentylator wywiewny (z WC) w przestrzeni międzysufitowej
- NE Nagrzewnica elektryczna w przestrzeni międzysufitowej
- T Sonda termostatu w kanale za nagrzewnicą mn. 1m
- TK-1 Termostat TK-1 na ścianie
- LW łącznik główny wentylacji

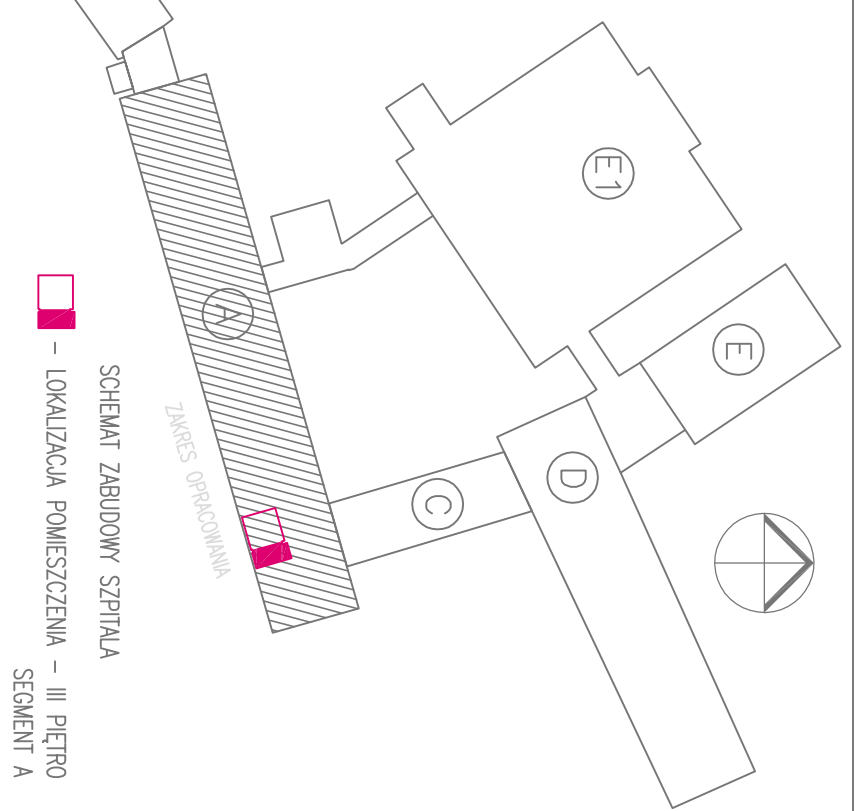

OZNACZENIA

- Oprawa dostropowa QUASET OPAL EVG 4x14W
- Oprawa dostropowa BARI DLK 2x26W IP44 szcba przezroczysta
- Kinkiet VIP 1x14W IP44
- Łączniki p/ł
- Gniazda wtyczkowe 230V p/ł 2-bieg. 16A/Z
- Gniazda wtyczkowe 230V p/ł 2-bieg. 16A/Z podwójne
- Gniazda wtyczkowe 230V p/ł 2-bieg. 16A/Z hermetyczne
- Gniazda w zestawie nadłóżkowym (4 gniazda 230V + 2 gniazda ekwipotencjalne)
- 4szt. Zasilanie fotokomórki umywalkowej
- 2szt. Miejsca szyna połączeń wyrównawczych
- 1...10 Projektowana instalacja uziemiająca (zgodnie ze schematem zasilania)

| | |
|---------------------------------------------------------------------------------------------------------------------------------------------------------------------------------------------------------------------------------------------------------------------------------------------------------|------------------------------------------------------------------------------------|
| <p>BIURO PROJEKTÓW BUDOWNICTWA OGÓLNEGO I SŁUŻBY ZDROWIA</p> | |
| Investor: | Wojewódzki Szpital Specjalistyczny im. św. Rafała w Czerwonej Górze |
| Adres: | ul. Czerwona Góra 10, 47-26-060 Chełczyń |
| Nr działek: | działka nr: 238/41 obręb 01 Chełczyń |
| Investycja: | Przebudowa istniejących pomieszczeń użytkowych w oddziałach szpitala na III piętro |
| Obiekt: | Segment A - III piętro |
| Bransz: | INSTALACJE ELEKTRYCZNE |
| Treść: | izolacja - Oddział VIII Chirurgii Klatki Piersowej |
| (Stadium): | Projekt budowlany i wykonawczy |
| Data: | 08.2016 Kdt. Bud. XI |
| Projektował: | inż. Tadeusz Konieczny |
| Sprawił: | mgr inż. Leszek Kowalczyk |
| Opracował: | inż. Aleksandra Konieczna |
| <p>Niniejsza dokumentacja, ani żadna jej część, nie może być powielona ani rozpowszechniana za pomocą urządzeń elektronicznych, mechanicznych, kopiujących, nagrywających i innych bez pisemnej zgody właściciela praw autorskich: Biuro Projektów Budownictwa Ogólnego i Służby Zdrowia w Kielcach</p> | |
| <p>Skala 1 : 50 Nr rysunku E-4</p> | |