
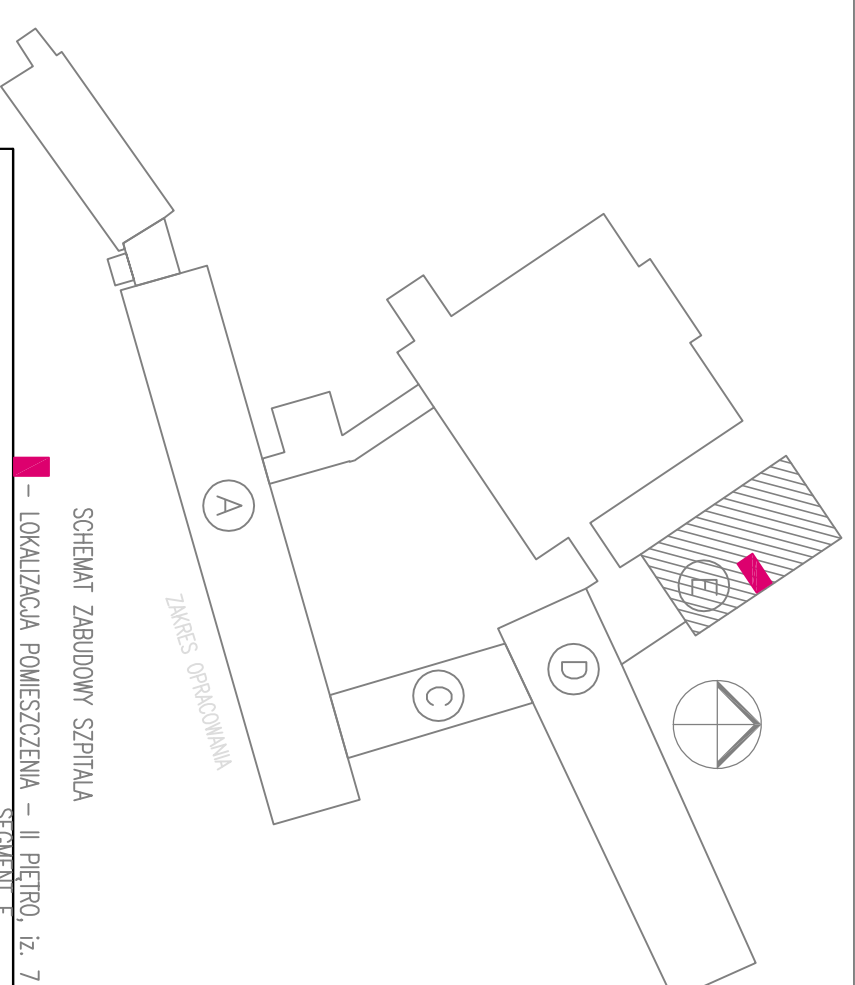


Na istniejącym pionie KS, powyżej wkręcenia sedesu
zabudować rewizję, o otwór dostępu do rewizji
z zamknięciem wykonac wykonac w ścianie od strony
łazienki:


Góra brodzika nad posadzką
na wys. 8–10 cm

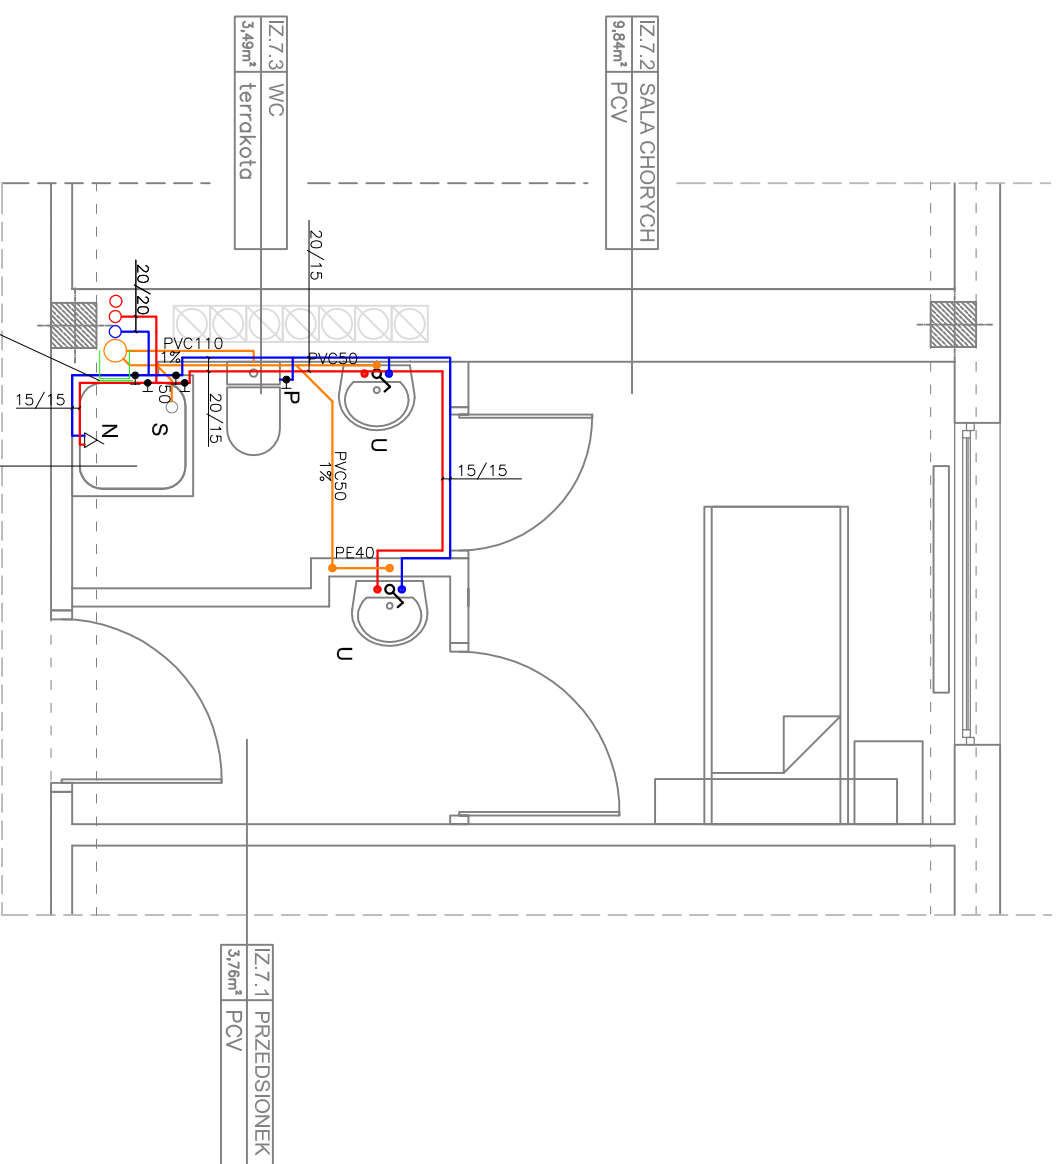

OZNACZENIA

- —Istn. pion KS
- —Istn. pion wody zimnej
- —Istn. pion wody ciepłej
- —Istn. pion wody cyrkulacyjnej
- —Proj. półpion KS
- Proj. przewody wody ciepłej
- Proj. przewody wody zimnej
- Proj. przewody kanalizacji sanitarnej prowadzone w posadce
- Proj. przewody kanalizacji sanitarnej prowadzone pod stropem niższej kondygnacji
- Proj. przewody kanalizacji sanitarnej prowadzone pod stropem niższej kondygnacji
- U—Proj. umywalka
- N—Proj. natrysk (brodzik)
- P—Proj. sedes "dolnopluk"
- S—Proj. syfon brodzikowy
- Proj. bateria umywalkowa stojąca w wykonaniu bezdotykowym
- △—Proj. bateria natryskowa ścienna
- Proj. obudowa półpionu KS

SEGMENT E - II Piętro, izolacja nr 7

			
Inwestor:	Wojewódzki Szpital Specjalistyczny Im. św. Rafała w Czerwonej Górze		
Adres:	ul. Czerwona Góra 10, 47, 26-060 Chełcin		
Nr działek:	działka nr. 238/41 obręb 01 Chełcin		
Inwestycja:	Przebudowa istniejących pomieszczeń użytkowych w oddziałach szpitala na Izolacji		
Opiekci:	Segment E - II piętro, izolacja nr 7		
Brano:	SANITARNA		
Treści: Izolacja - Oddział VI Chirurgii Ogólnej i Onkologicznej. Instalacja wod-kan (Stadium): Projekt budowlany i wykonawczy			
Data:	08.2016	Kat. bud.	XI
Projektował:	mgr inż. Teresa Kotłowska	nr uprawnień	
Opracował:	mgr inż. Angelika Baran		
Sprawił:	mgr inż. Renata Kapusta		
Niniejsza dokumentacja, ani żadna jej część, nie może być powielana ani rozpowszechniana za pomocą urządzeń elektronicznych, kopujących, nagrywających i innych bez pisemnej zgody właściciela praw autorskich: Biuro Projektów Budownictwa Ogólnego i Służby Zdrowia w Kielcach			
			Skala 1 : 50
			Nr rysunku S-18