


 


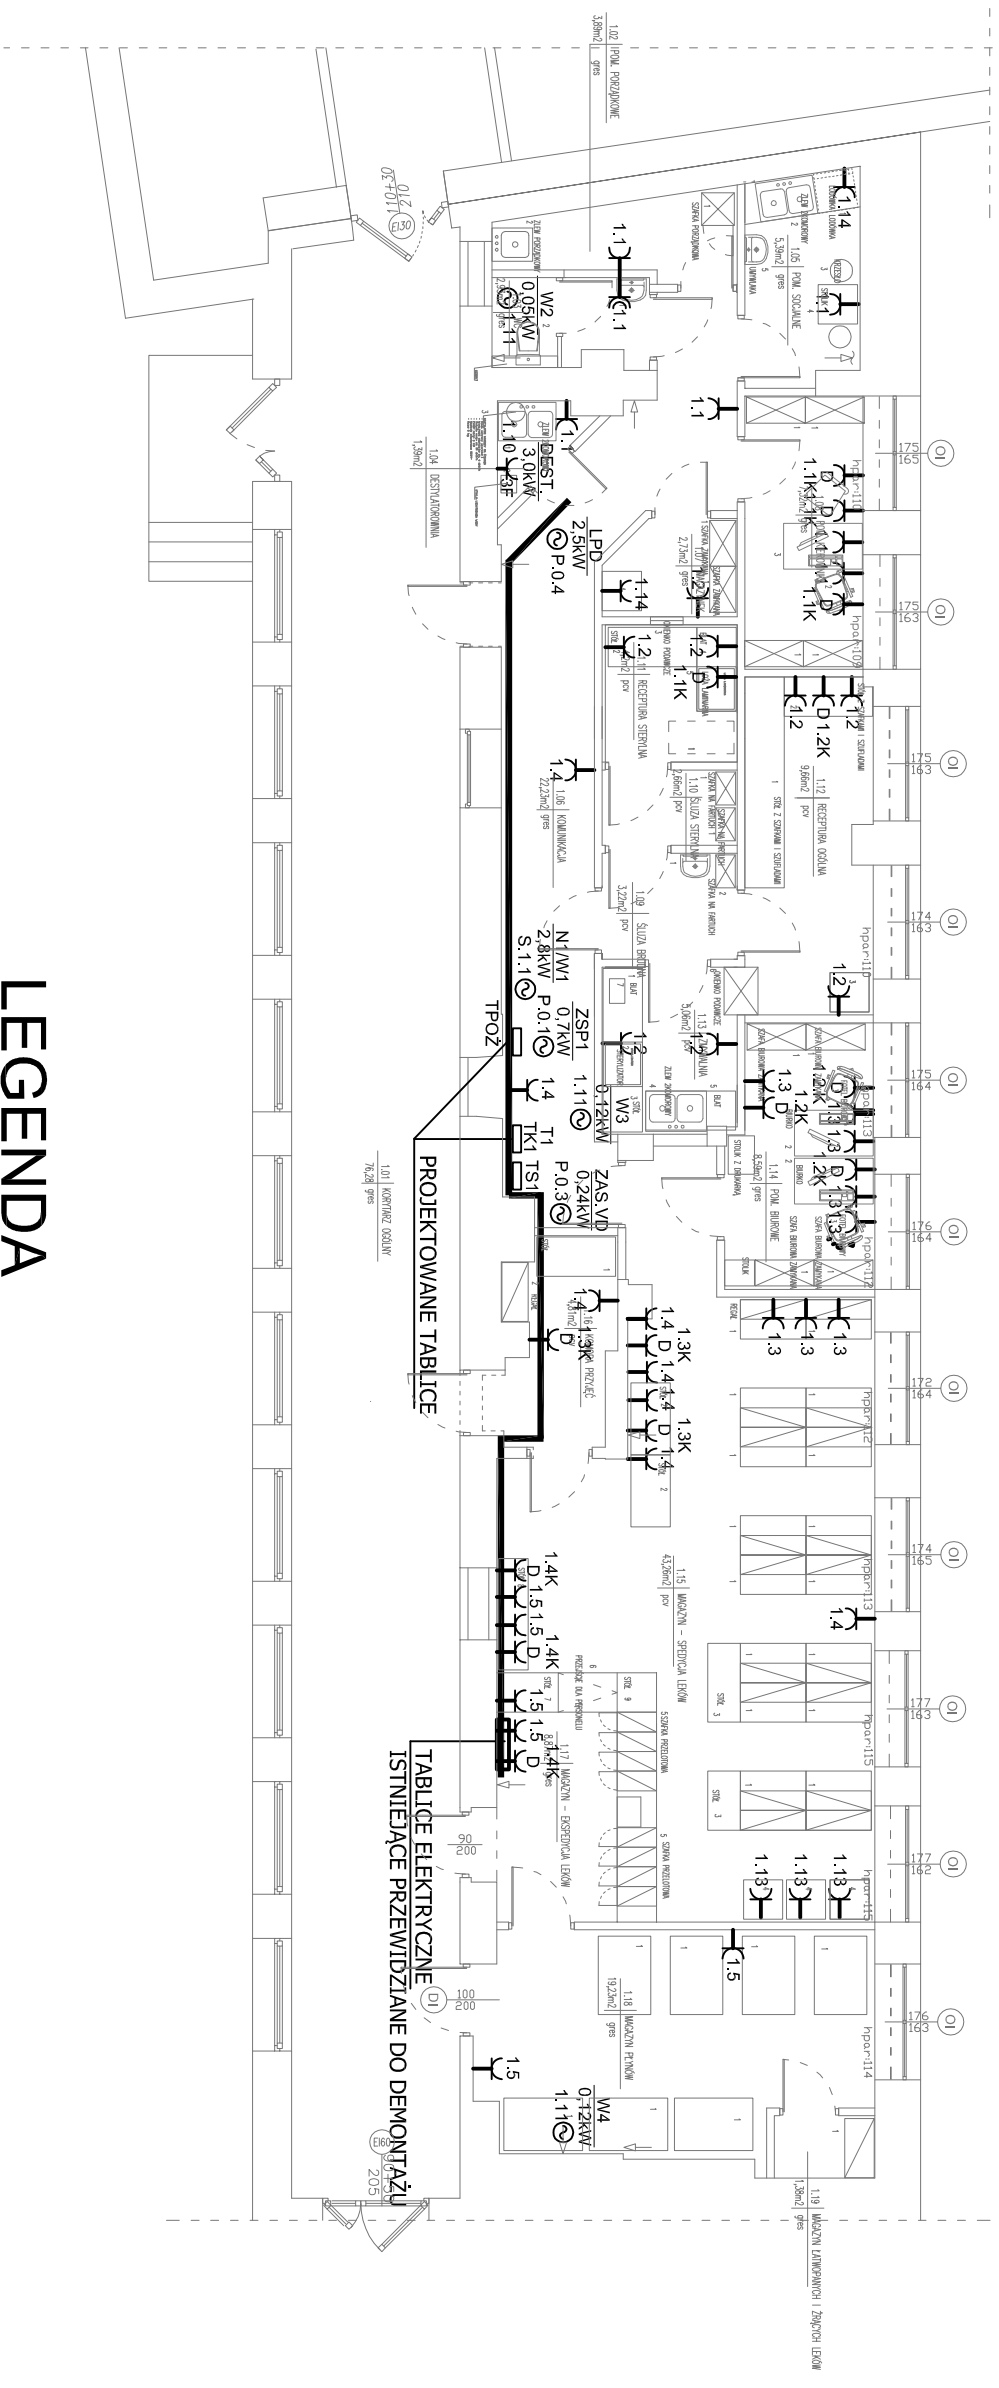


RZUT ZAKRESU OPRACOWANIA
PLAN INSTALACJI ELEKTRYCZNYCH
SKALA 1:100



LEGENDA

-  Gniazda słowe 32A 400V n.t. - 1szt
-  Gniazdzka wtyczkowe - 36szt
-  Gniazdzka wtyczkowe dedykowane (komputery) - 14szt
-  Silnik, pompa, wentylator - 7szt
-  Trasa prowadzenia przewodów elektrycznych koryta stalowe K300H50

 Dom z klasą projekty budowlane		25-512 Kielce ul. Warszawska 21/20	
Objekt:	PRZEBUDOWA ISTNIEJĄCYCH POMIESZCZEŃ NA POTRZEBY APTEKI SZPITALNEJ		
Adres:	WOJEWÓDZKIEGO SZPITALA SPECJALISTYCZNEGO im. Św. Rafała w Czerwoniej Górze		
Tytuł rysunku:	PLAN INSTALACJI ELEKTRYCZNYCH		
Stadium:	Projekt budowlano-wykonawczy		Podpis
Opracował:	inż. Witold Wojciechowski	elektryk	319/KL/74
Sprawił:	mgr inż. Urszula Domeracka	elektryk	KL-220/B9
1:100	05-2018	Specjalność	Nr uprawnień
			Nr rysunku: E4
Strona:			

UWAGA: Niniejsza dokumentacja gni' zodnia jęi część, nie może być powielana ani, rozpowszechniana za pomocą urządzeń elektronicznych, mechanicznych, kopujących, nagrywających i innych bez pisemnej zgody posiadacza praw autorskich. Dom z klasą