



RZUT POZIOMU P0 - SEGMENT D SKALA 1:50

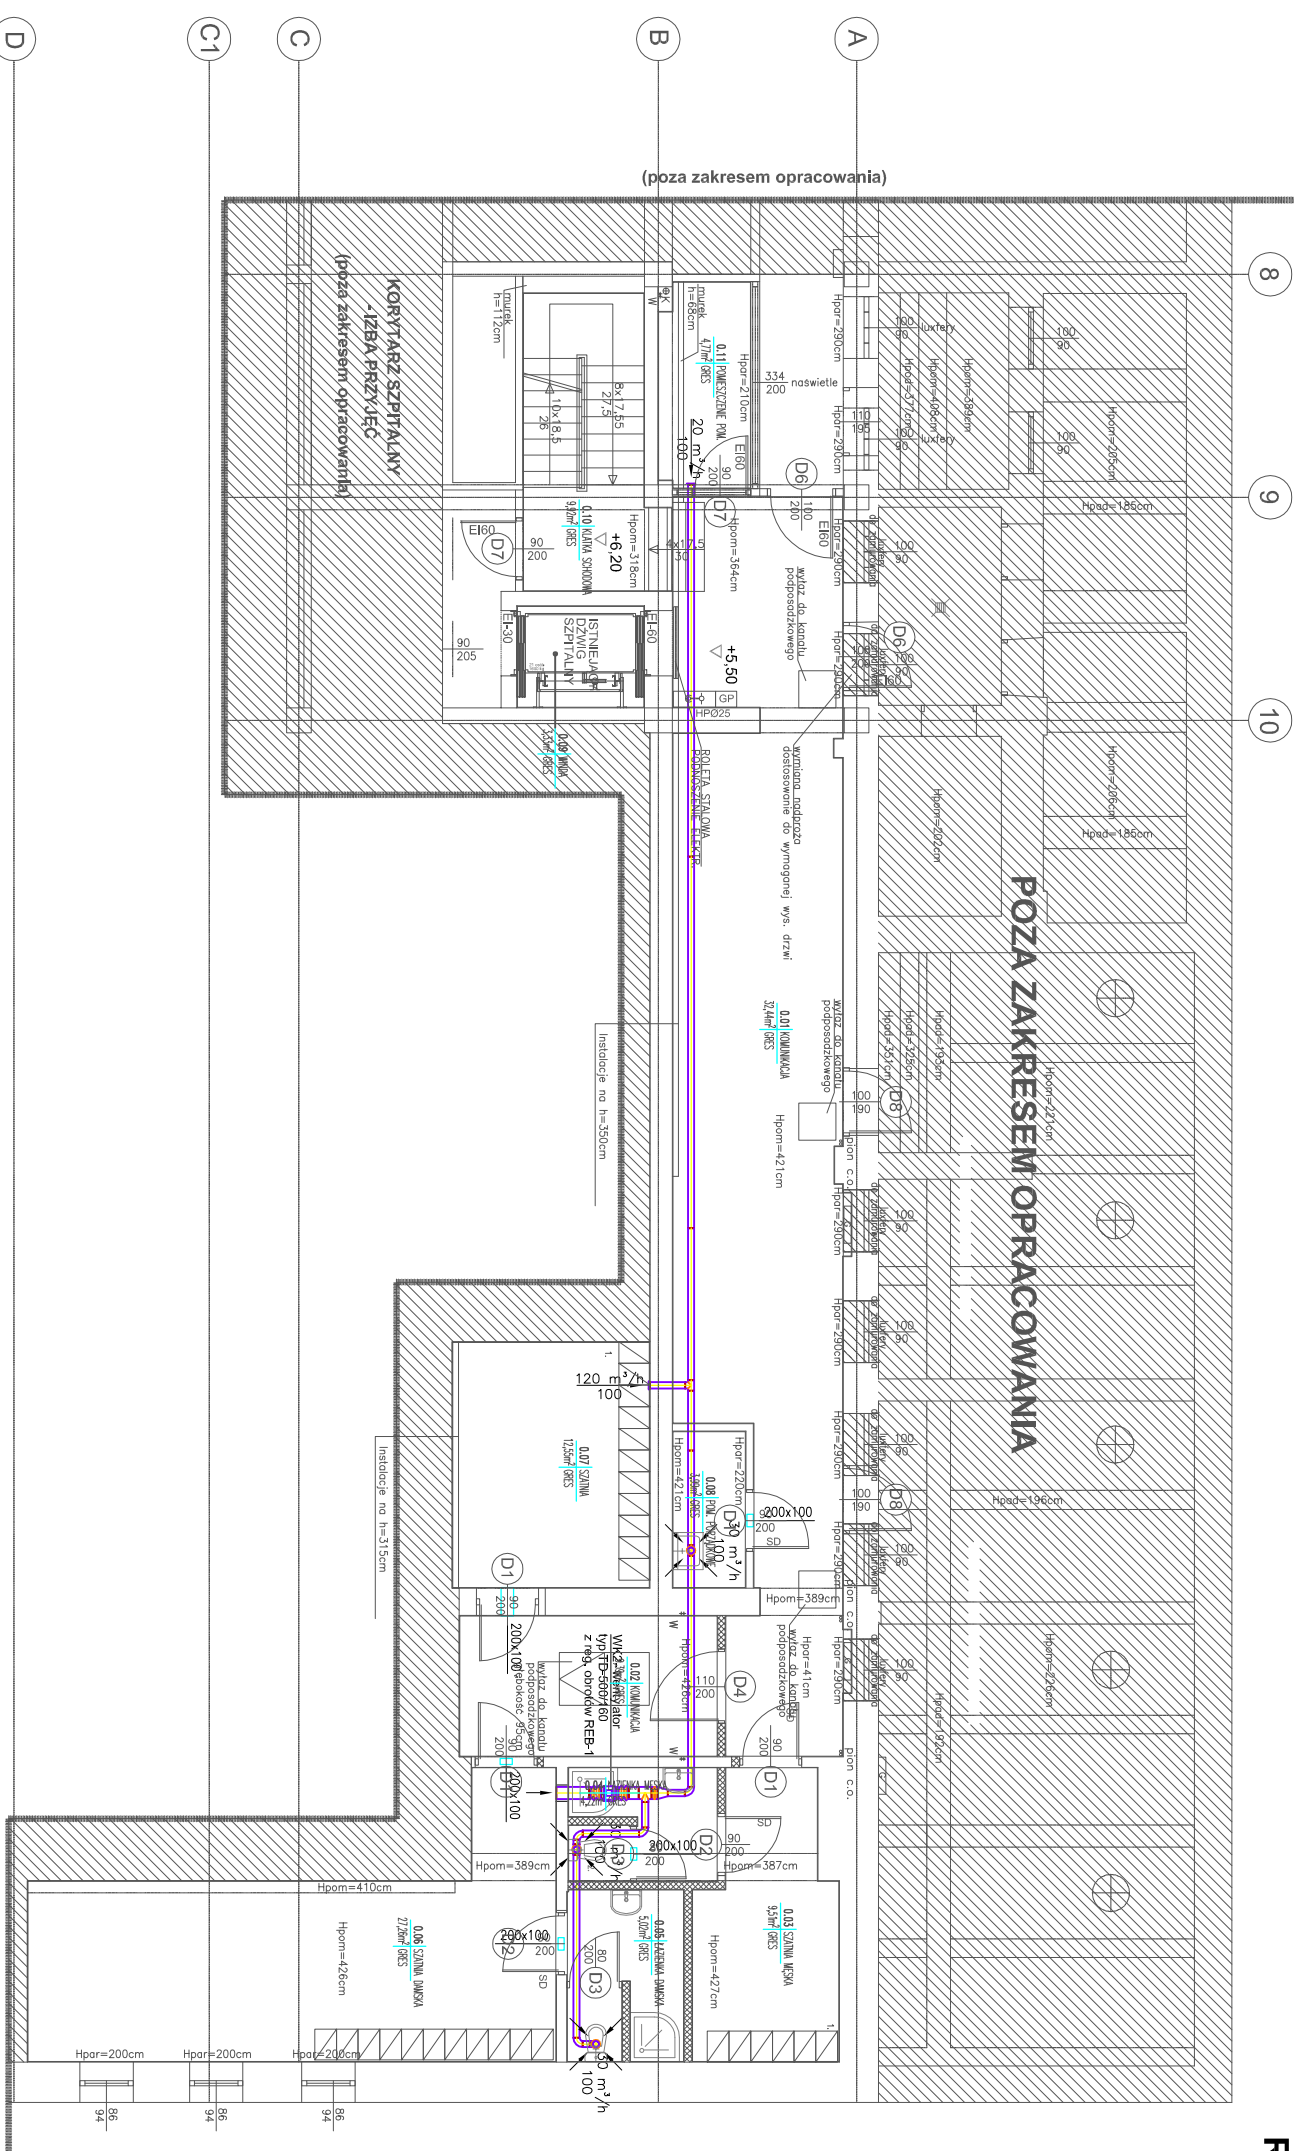

ZESTAWIENIE POWIERZCHNI		
NR	NAZWA POMIESZCZENIA	POW. [m ²]
0.01	KOMUNIKACJA	49,20
0.02	KOMUNIKACJA	9,39
0.03	SZATNIA MĘSKA	9,51
0.04	ŁAZIENKA MĘSKA	4,22
0.05	ŁAZIENKA DAMSKA	5,02
0.06	SZATNIA DAMSKA	27,26
0.07	SZATNIA	12,55
0.08	POM. PORZĄDKOWE	2,94
0.09	WINDA	3,33
0.10	KL. SCHODOWA	9,92
0.11	POM. POMOCNICZE	4,77

OZNACZENIA:
 200x100 kratki kontaktowe usytuowane nad drzwiami

UWAGA:
 Przed wyczeniem instalacji do pionu sprawdzić jego stan, większość oraz lokalizację. Drzwi do pomieszczeń powinny być wyposażone w otwory lub posiadac podcięcie umożliwiającej wpływ powietrza wentylacyjnego



Dom z klasą
projekty budowlane

25-512 Kielce
ul. Warszawska 21/20

Opiekta:	PRZEBUDOWA POWIERZCHNI DLA POTRZEB PRZYCHODNI PRZYSZPITALNEJ W WOLEJOWIZNIM SZPITALU SPECJALISTYCZNYM IM. SW. RAFAŁA W CZERWONEJ GÓRZE		
Tytuł rysunku:	RZUT POZIOMU P0 – INSTALACJA WENTYLACJI MECHANICZNEJ		
Stadium:	Projekt budowlano-wykonawczy		
Projektował:	mgr inż. Jacek Mariton	sanitarna	377/01
Sprzedał:	mgr inż. Jacek Mariton	sanitarna	KL-254/88
Opracował:	mgr inż. Wioletta Matka	sanitarna	
Opis:			
Specjalność:			
Nr uprawnień:			
Strona:			

1:100

UWAGA: Niniejsza dokumentacja jest zgodna z projektem, nie może być powielana ani rozpowszechniana za pomocą urządzeń mechanicznych i fotograficznych. Zgodnie z przepisami o ochronie informacji o szczególnym charakterze (ustawa z dnia 18 września 2011 r. o ochronie informacji o szczególnym charakterze) niniejsza dokumentacja jest objęta ochroną prawną. Wszelkie prawa zastrzeżone.