


RZUT PARTERU SKALA 1:100

NR	NAZWA POMIESZCZENIA	Pow[m^2]	RODZAJ POSADZKI
0.01	Komunikacja + klatka schodowa	39,26	Isiiriko/gres
0.02	Schowek	4,86	gres
0.03	Pomieszczenie elektryczne	12,43	gres
0.04	Komunikacja	16,81	gres
0.05	Komunikacja	18,70	gres
0.06	Magazyn	4,16	Isiiriko
0.07	Pomieszczenie biurowe	14,26	gres
0.08	Komunikacja	2,55	Isiiriko
0.09	Wc	3,10	gres
0.10	Magazyn	14,60	gres
0.11	Pomieszczenie biurowe	10,15	gres
0.12	Magazyn	7,52	gres
0.13	Wc	1,89	gres
0.14	Pomieszczenie biurowe	14,89	gres
0.15	Pomieszczenie biurowe	22,73	gres
POMIESZCZENIA NETTO (UZYTKOWA) PARTERU		187,71 m²	

(powyższe parametry dotyczą powierzchni w zakresie opracowania)

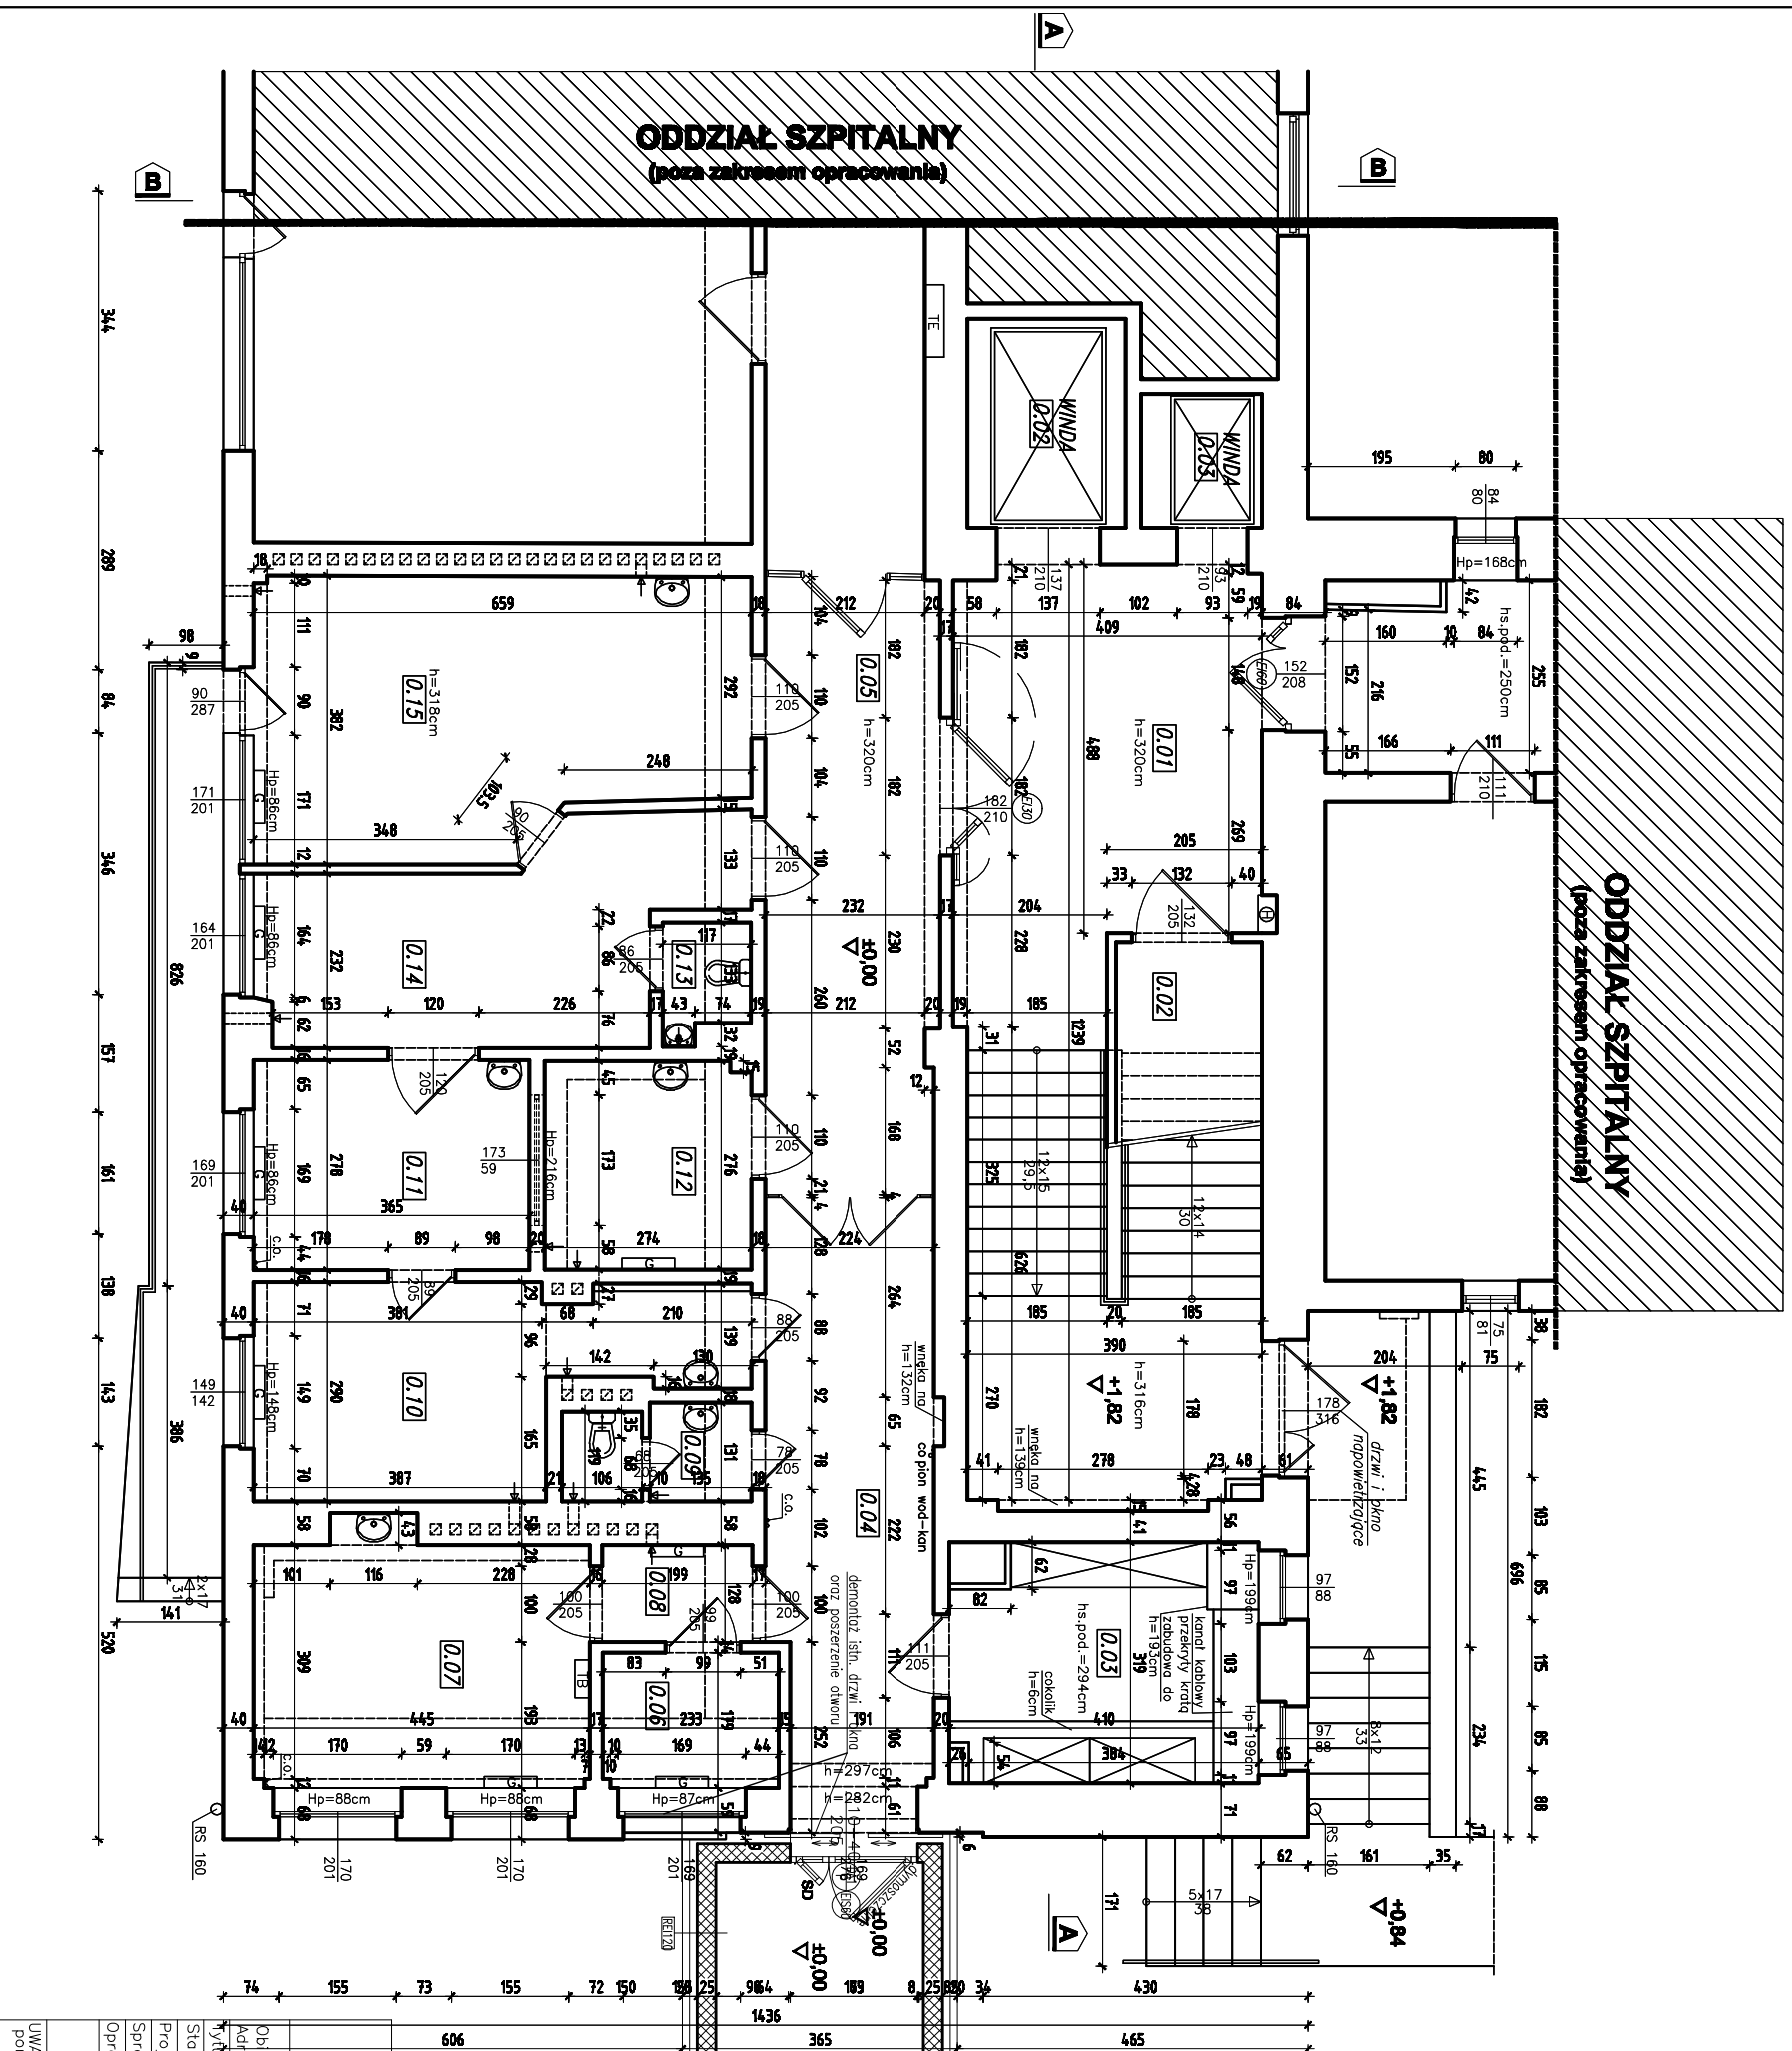

projektowany budynek Szpitalu Świętokrzyskiego Centrum Pneumologicznego
wg projektu nowego budynku



Dom z klasą
projekty budowlane

25-512 Kielce
ul. Warszawska 21/20

Objekt:	BUDYNEK A WOJEWÓDZKIEGO SZPITALA SPECJALISTYCZNEGO		
Adres:	M. ŚW. RAFAŁA W CZERWONEJ GÓRZE, 26-660 CHECINY		
tytuł rysunku:	RZUT PARTERU-ARCHITEKTURA		
Stadium:	Projekt wykonawczy	Podpis:	
Projektował:	Tomasz Cenorski	SW-70/2010	
Sprawdził:	Marian Pomula	208/77	
Opracował:	Marcin Ziętci		
1:100	Data: 09-2018	Specjalność	Nr uprawnień
			Nr rysunku: 41

UWAGA: Niniejsza dokumentacja ani żadna jej część, nie może być powielana ani rozpowszechniana za pomocą urządzeń elektronicznych, mechanicznych, kopiujących, nagrywających i innych bez pisemnej zgody posiadacza praw autorskich: **Dom z klasą**